


Orientacja skala 1:100 000

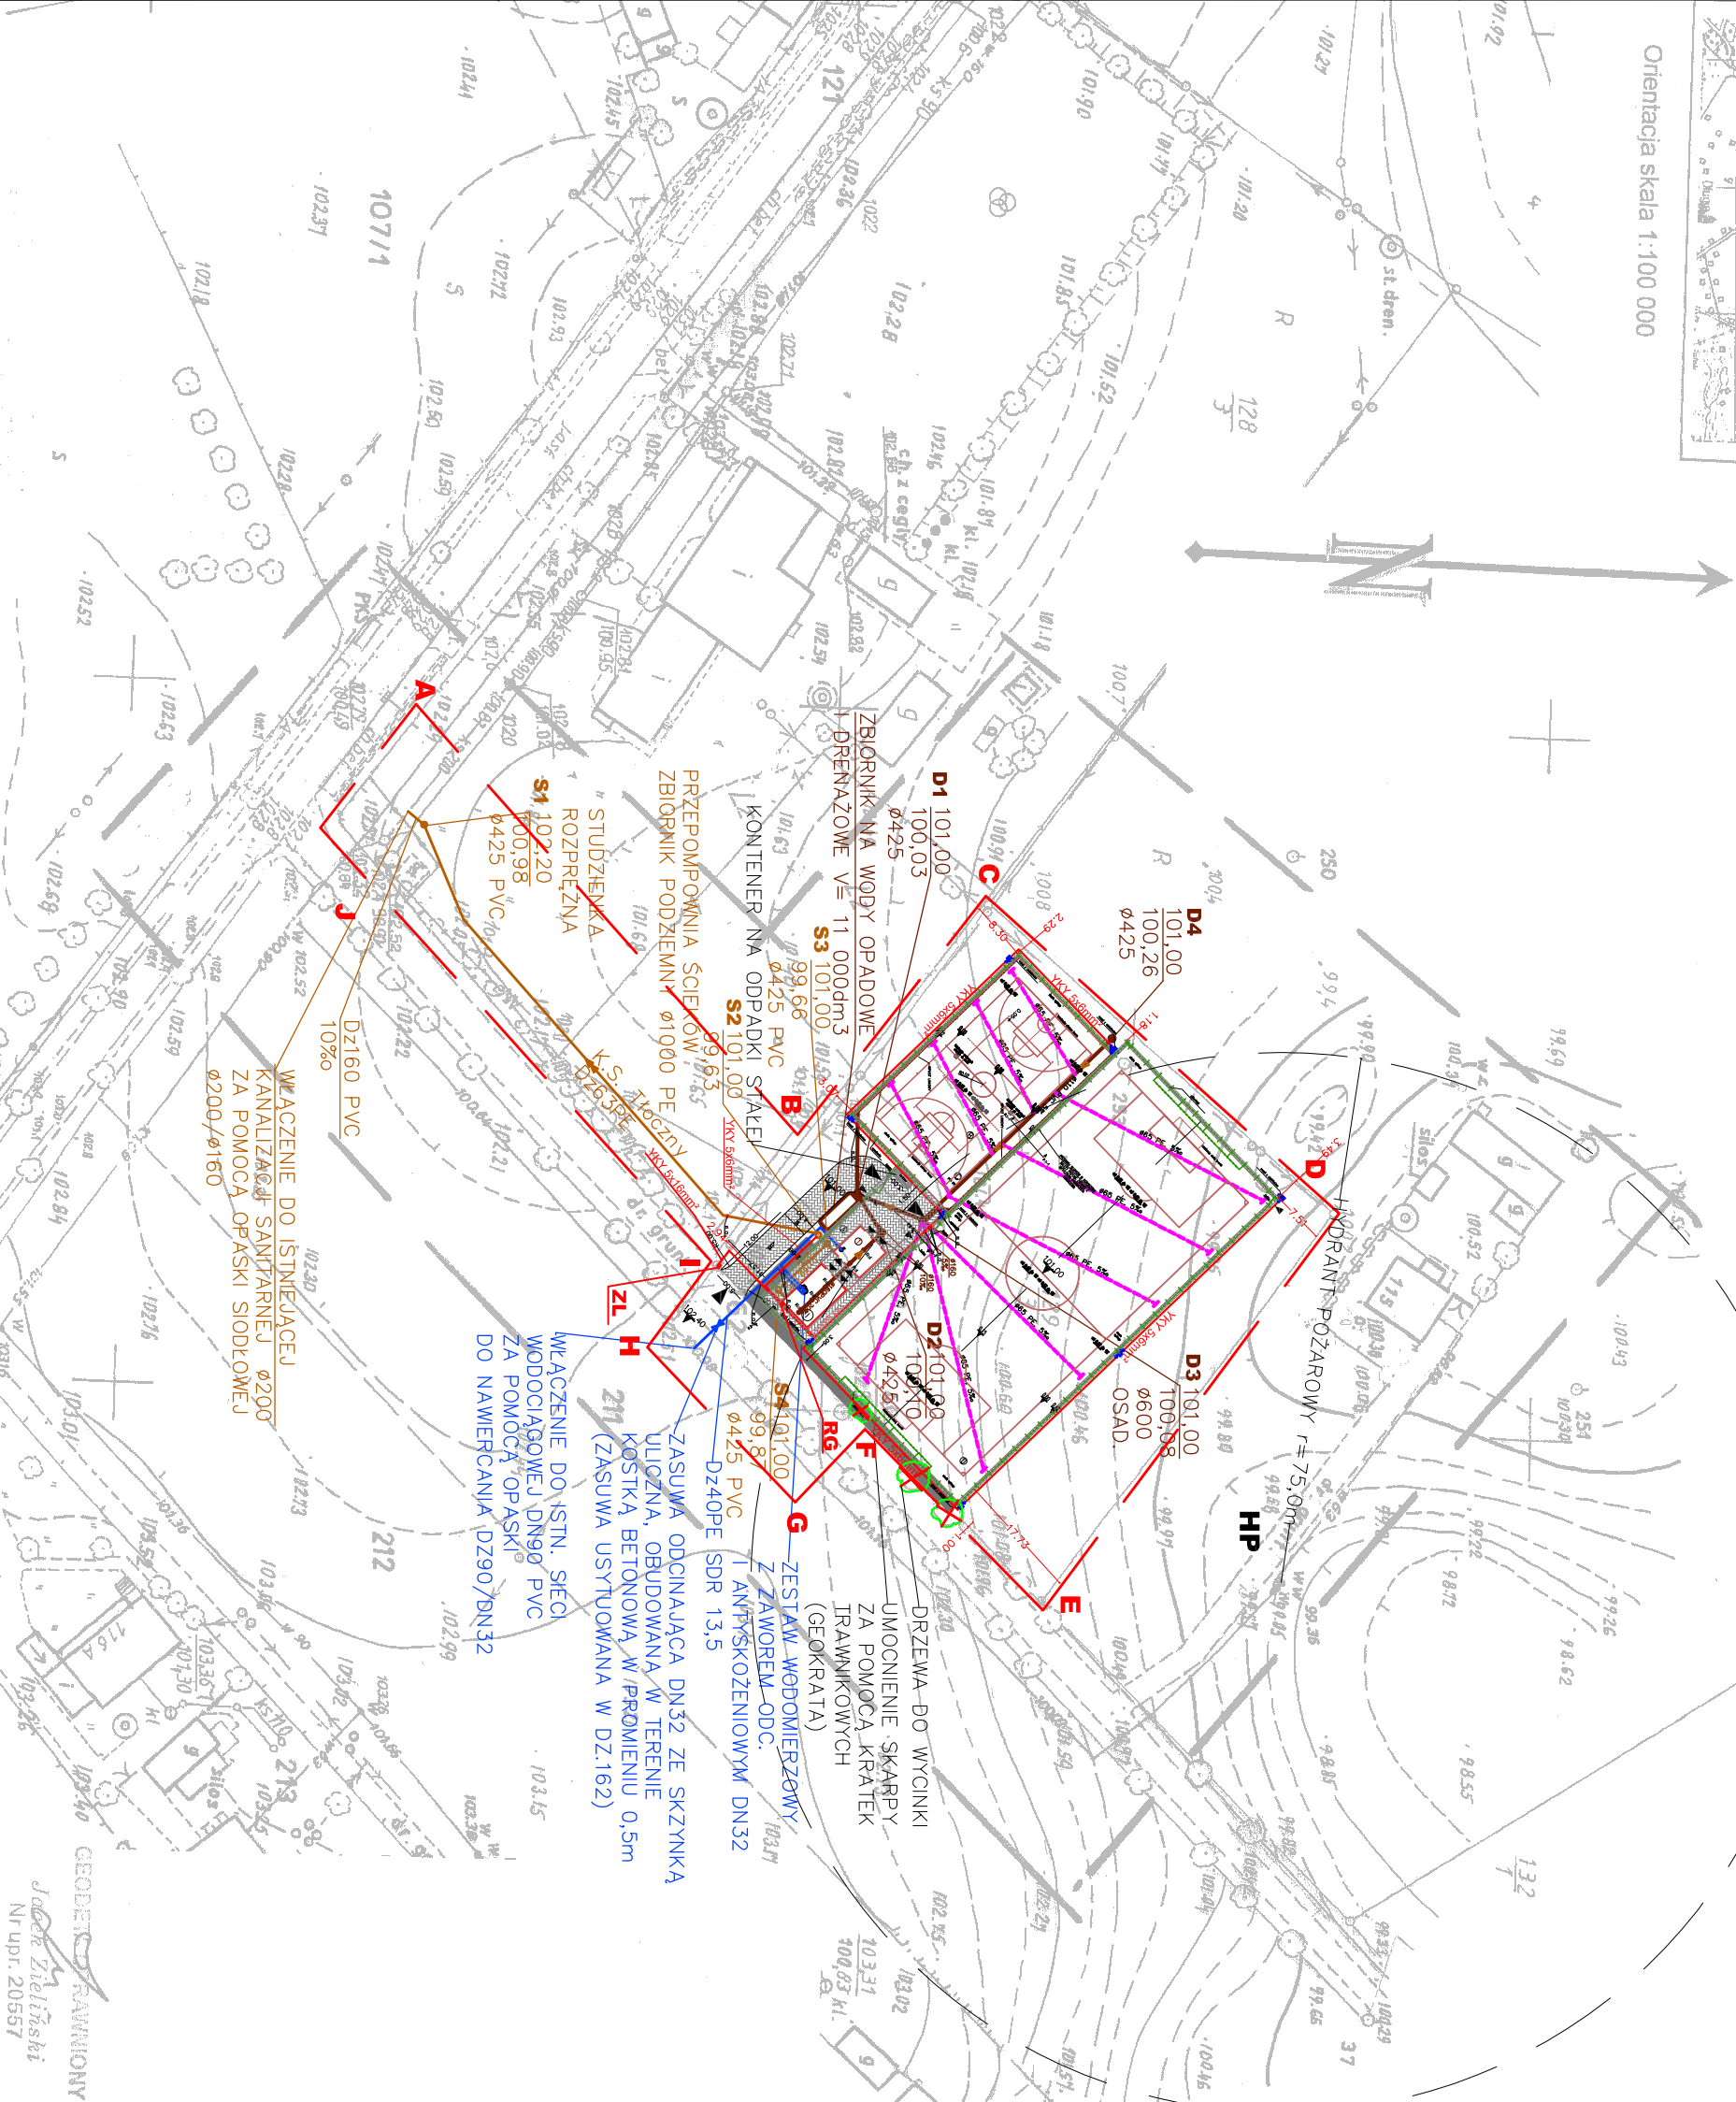


MAPA SYTUACYJNO-WYSOKOŚCIOWA
(do celów projektowych)
Skala 1:1000

OBREB – WĄPIELSK II
Gmina Wąpelsk
Powiat Rypiński
Ark. mapy 356.113.194
Dz.nr. 129/3

Nie wyklucza się istnienia w terenie innych – niż wykazanych na niniejszej mapie – urządzeń podziemnych, które nie były z powodu do inwentaryzacji lub o których nie jest informacji w brzościach brzożowych

Powiatowy Ośrodek Dokumentacji Geodezyjnej i Kartograficznej w Rypinie
W obszarze oznaczonym linią ...
dokonano aktualizacji treści mapy zasadniczej
Dokumenty z pomiaru uzupełniających
do zasobu w dniu ...
i zrewid. pod nr KERG ...
MAPA STUJYDNIOWY PROJEKTOWYCH
17.09.2010
mgr inż. Tadeusz Sugalski

PROJEKT
ZAGOSPODAROWANIA
TERENU
SKALA 1:1000

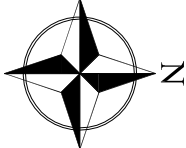

KOPIA MAPY JEST ZGODNA Z MAPĄ DO CELÓW
PROJEKTOWYCH KERG. 2345-52/2010
Z DNIA 17.09.2010 r.

LEGENDA

- KANALIZACJA SANITARNA – GRAWITACYJNA
- KANALIZACJA SANITARNA – TŁOCZNA
- KANALIZACJA DESZCZOWA
- WODOCIĄG
- PRZEWODY ELEKTRYCZNE
- DRZEWA DO WYCIĘCIA
- RURY OCHRONNE
- TEREN OBJĘTY INWESTYCJĄ
- MODUŁOWY SYSTEM ZAPLECZA BOISKA
- BOISKO DO SIATKÓWKI
- BOISKO DO KOSZYKÓWKI
- BOISKO DO PIŁKI NOŻNEJ



"IZOL"-BIURO PROJEKTÓW
I REALIZACJI INWESTYCJI
tel./fax 54 413 70 70; 54 413 70 76
87-800 WŁOCŁAWEK, UL. ŁĘGSKA 51B
www.izol.com.pl, e-mail: izol@izol.com.pl

NR KONTRAKTU (NR ZAMÓWIENIA):	UMOWA NR.: 1008/2010
TYTUŁ PROJEKTU:	ORLIK 2012 ZEPŁÓK BOISK SPORTOWYCH
INWESTOR:	URZĄD GMINY W WĄPIELSKU 87-337 WĄPIELSK
NAZWA RYSUNKU:	PROJEKT ZAGOSPODAROWANIA TERENU SIECI WOD-KAN. PROJEKT ZAGOSPODAROWANIA TERENU SIECI ENERGETYCZNEJ
OBIEKT:	BOISKA SPORTOWE
BRANŻA:	ARCHITEKTURA, SANITARNA, ELEKTRYCZNA
ADRES:	WĄPIELSK II, DZ NR. 129/3, 128/3, 102, 211 OBREB WĄPIELSK II
OPRACOWAŁ:	mgr inż. Piotr Myszowski
OPRACOWAŁ:	inż. Andrzej Miszczak
PROJEKTOWAŁ:	inż. Jarosław Szczepny
PROJEKTOWAŁ:	inż. M. Trzaskalski
SPRAWDZIŁ:	inż. Agnieszka Majewska
PROJEKTOWAŁ:	mgr inż. arch. Jerzy Kozłowski
SPRAWDZIŁ:	mgr inż. arch. Zbigniew Kawecki
DATA:	28.09.2010
ETAP PRAC:	PROJEKT BUDOWLANO
WYKONAWCZ:	164., 1:1000
TOM:	NR EWD.
SKALA:	IZOL 1
NR RYS.:	STR.