
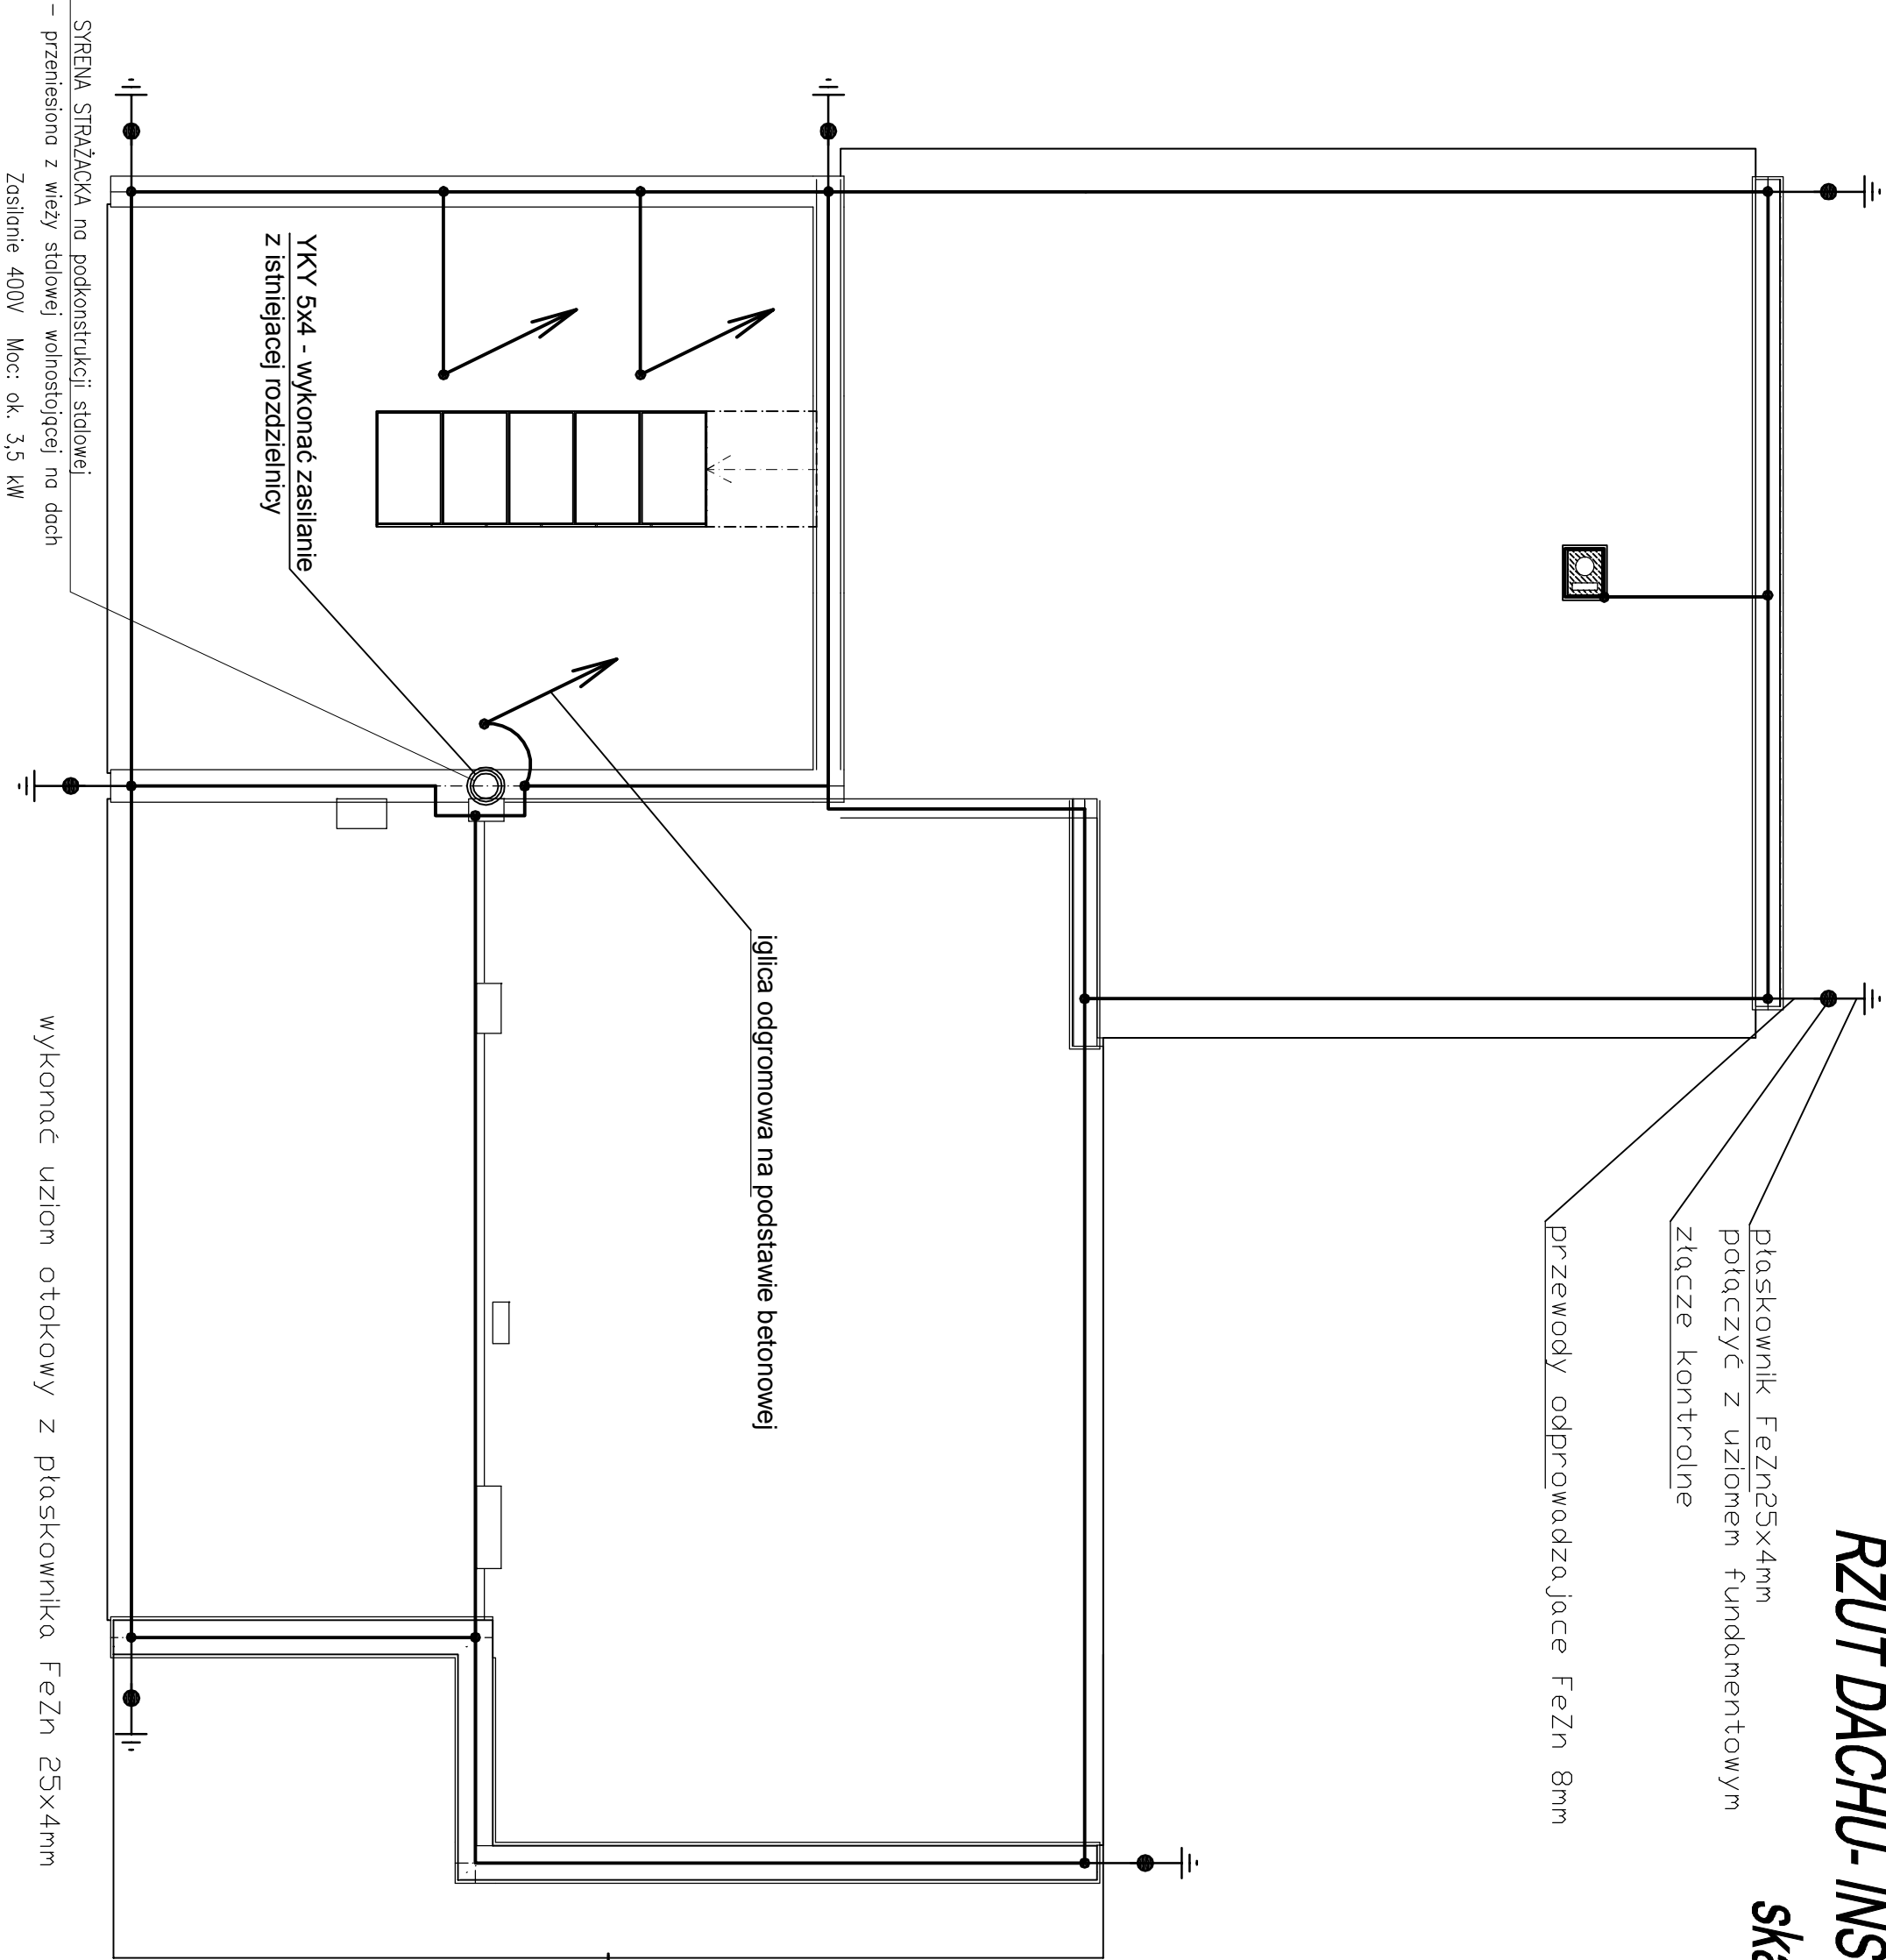


RZUT DACHU- INSTALACJA ODGROMOWA

skala: 1:100

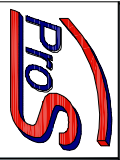

		OBIEKT TEMAT	PRZEBUDOWA, ROZBUDOWA I TERMOMODERNIZACJA BUDYNKU ŚWIETLICY WIEJSKIEJ I STRAŻNICY OCHOTNICZEJ STRAŻY POŻARNEJ W WĄPIELSKU WRAZ Z NIEZBĘDNA PRZEBUDOWA INFRASTRUKTURY TECHNICZNEJ	
BIURO PROJEKTOWE Rofel Stomski Krośno 112 13-330 Krośno tel. 606 314 317		INWESTOR	GMINA WĄPIELSK Wąpielsk 20, 87-337 Wąpielsk	
		ADRES	Wąpielsk, gmina Wąpielsk 87-337 Wąpielsk	
		INWESTYCI	dz. nr ewid.: 16/2, obręb: Wąpielsk	
		STADIUM	PROJEKT BUDOWLANY	
		BRANŻA	ELEKTRYCZNA	
RZUT DACHU - instalacja odgromowa			SkalaData	
1:100			07/20	
Projektant:		Podpis:	nr	
mgr inż. Paweł Dąbrowski upr KUP/0064/POOE/14		rys.: E-3		
uprawnienia budowlane do projektowania bez ograniczeń w specjalności instalacyjnej w zakresie sieci instalacji i urządzeń elektrycznych		Podpis:	Rewiz	
i elektroenergetycznych				A