


RZUT PARTERU
SKALA 1:50

CZĘŚĆ
NOWOPROJEKTOWANA

CZĘŚĆ
ISTNIEJĄCA

CZĘŚĆ
NOWOPROJEKTOWANA

CZĘŚĆ
ISTNIEJĄCA

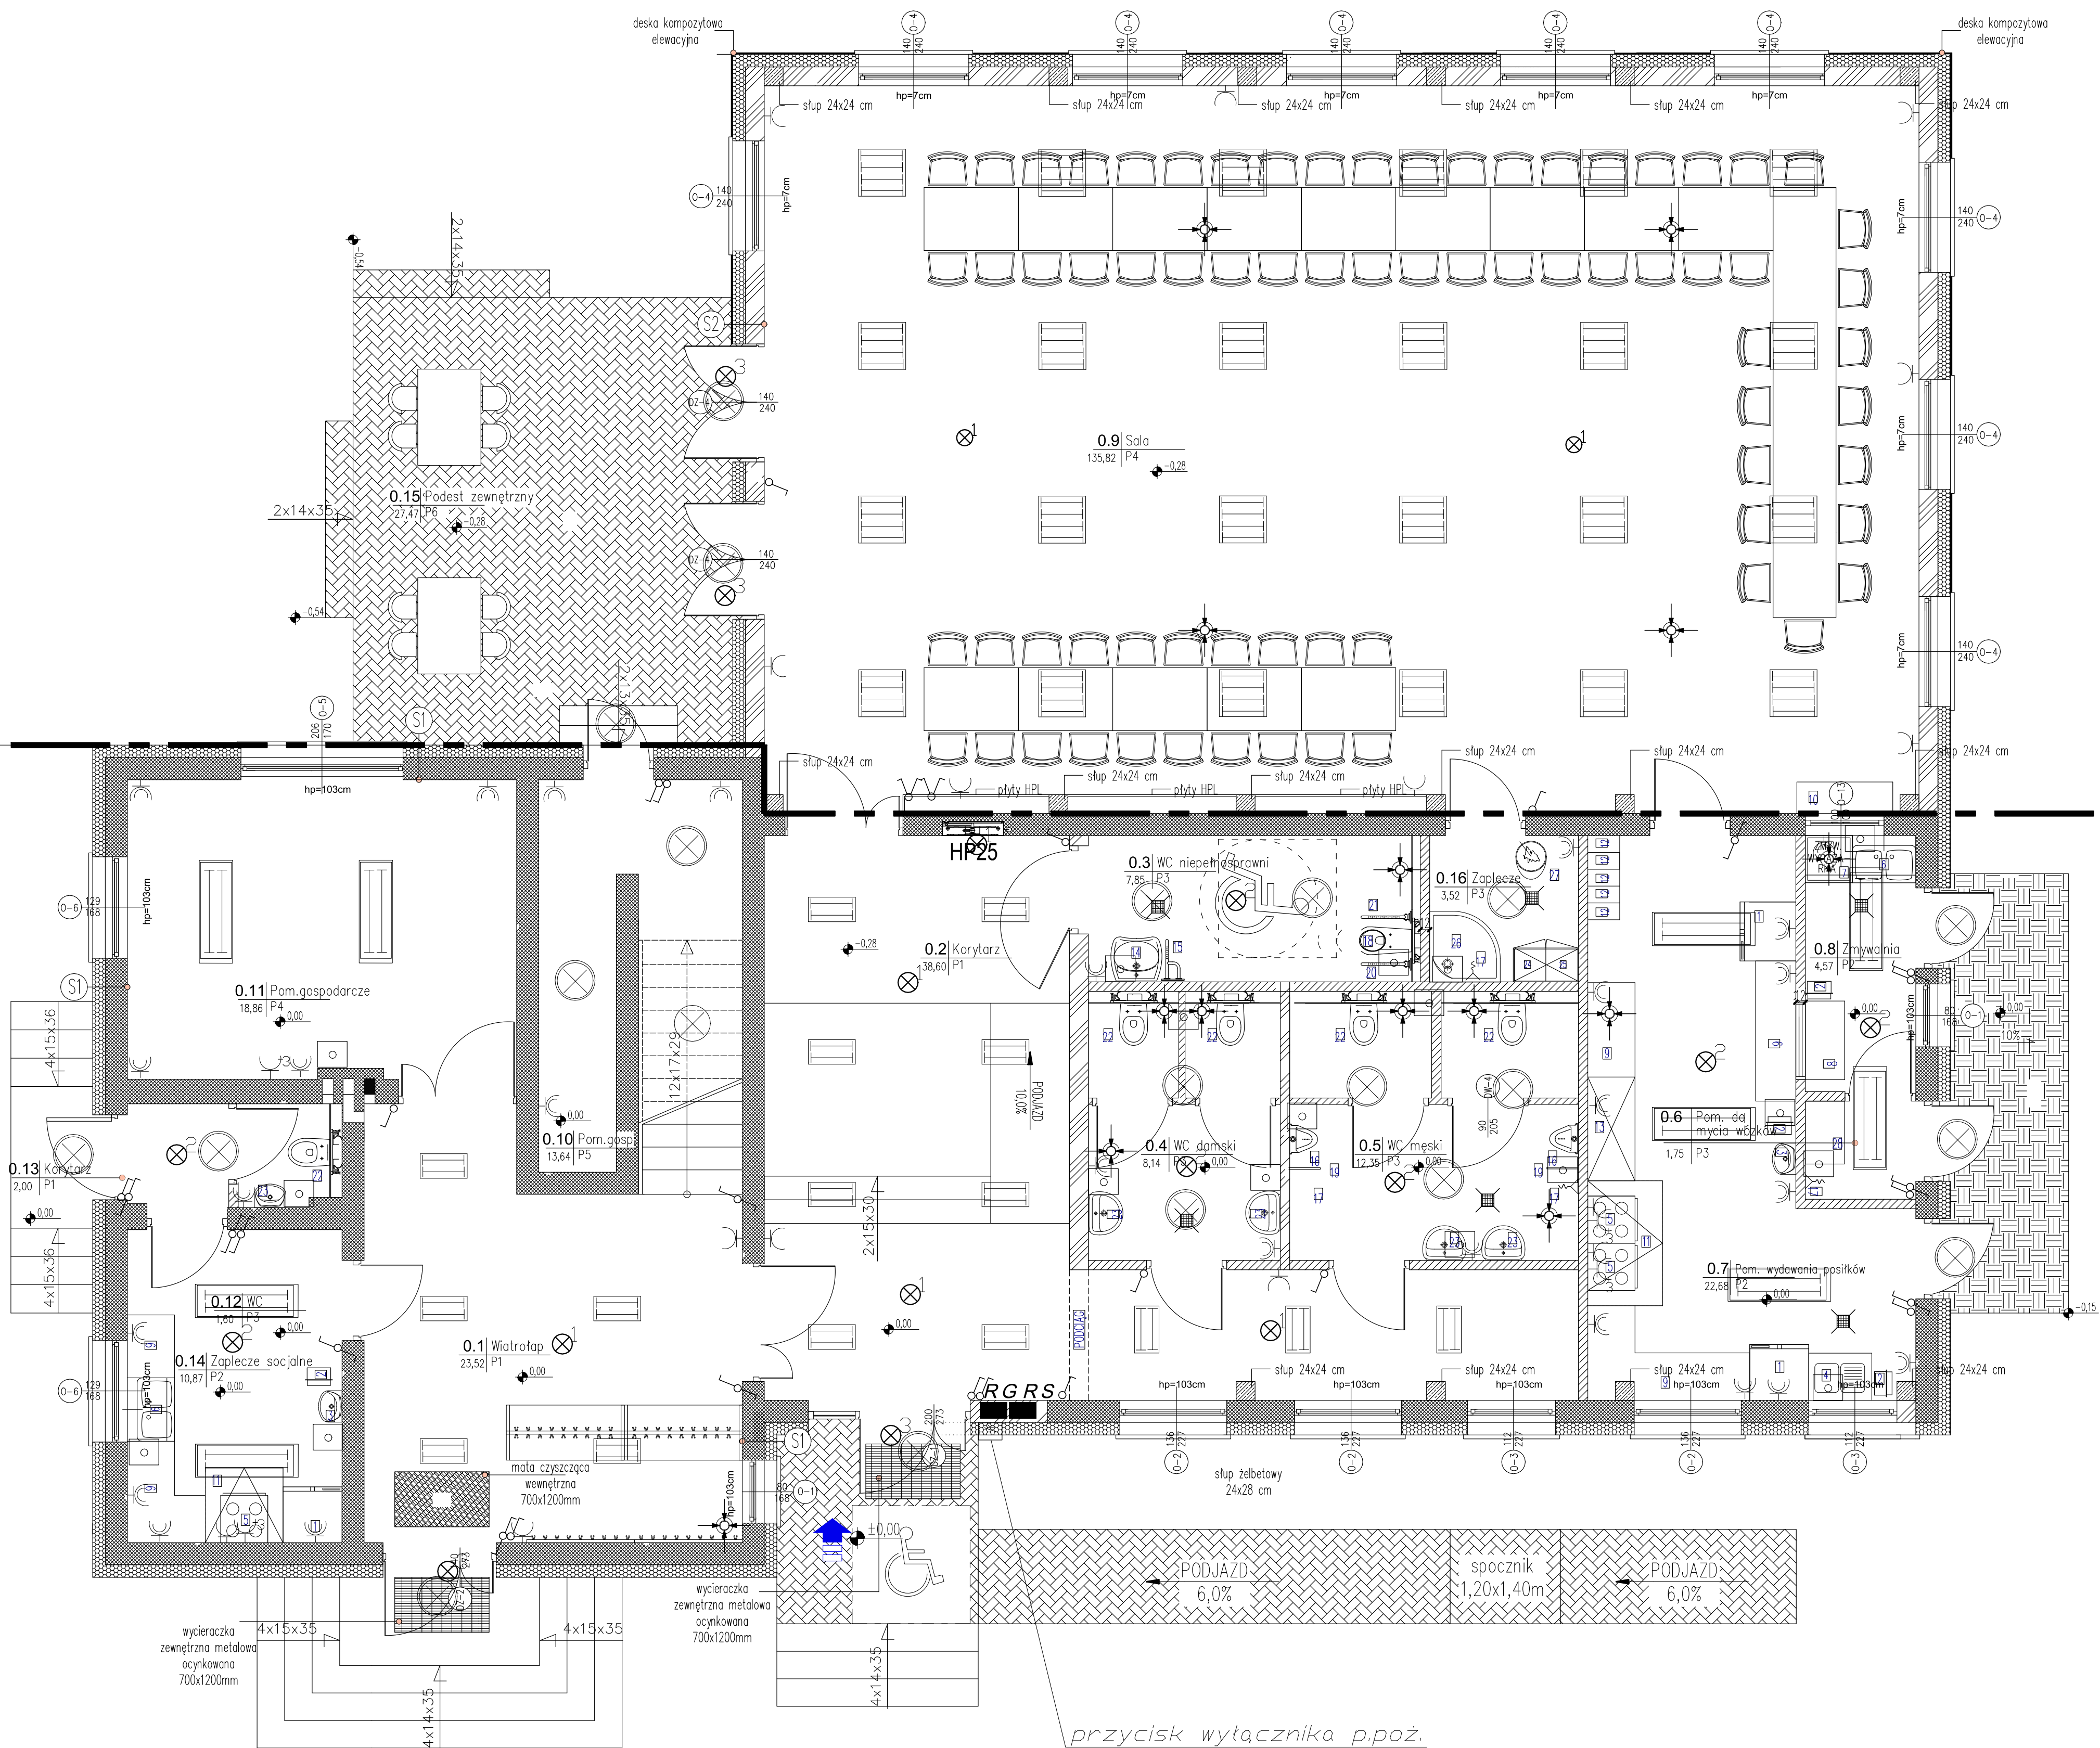

LEGENDA

- gniazda 1 x 16A +N 230V do zasilania okapu kuchennego
- gniazda 2 x 16A +N+ PE 230V uszczelnione
- gniazda 2 x 16A +N+ PE 230V
- puszka, gniazdo lub wypust 400 V
- wyłącznik seryjny
- wyłącznik schodowy
- wyłącznik pojedynczy
- oprawa 2x58 IP 65
- oprawa 4x18 IP 20 raster
- oprawa żarowa 60W IP 20
- oprawa hermetyczna 60W IP 54
- zacisk uziemieniający
- oprawa 2x18 IP 20 raster
- gniazdo głośnikowe
- oprawy oświetlenia ewakuacyjnego
- 1x3W Led
- 1x1W Led
- 3x1W Led - zewnętrzna

Uwagi:

- Wszystkie elementy metalowe w pom. mokrych podłączyć do przewodu wyrównawczego ochronnego w szczególności wanny, brodziki, baterie, pompy, kotły itp.
- Instalację elektryczną wykonać jako podtynkową
- Dla napięć 230V (gniazda wtykowe) stosować przewody miedziane typu YDY2x3x2,5mm²
- Dla napięć 230V (obwody oświetleniowe) stosować przewody miedziane typu YDY2x1,5mm² i YDY4x1,5mm²
- Dla zasilania obwodów 400V stosować przewody miedziane typu YDY2x5x2,5mm² i YDY2x5x4mm²
- Instalację nagłośnienia wykonać przewodami miedzianymi typu TLY2x1,5mm²

WYKAZ WYPOSAŻENIA DLA POMIESZCZEŃ KUCHENNYCH

- 1 - lodówka
- 2 - kocioł na śmieci
- 3 - umywalka ceramiczna 50cm
- 4 - zlewozmywak dwukomorowy z ościeżcem
- 5 - kuchnia elektryczna z płytą ceramiczną
- 6 - zlewozmywak dwukomorowy
- 7 - zmywarka z funkcją wypłukania
- 8 - szafa przełotowa 50/100cm
- 9 - blat roboczy stały
- 10 - okienko podawcze
- 11 - okap kuchenny
- 12 - szafka na artykuły spożywcze pracowników
- 13 - szafka na artykuły spożywcze z blokiem

WYKAZ WYPOSAŻENIA DLA TOALET

- 14 - umywalka ceramiczna 50cm
- 15 - poręcz na wysokości 80 cm
- 16 - pisuar wiszący
- 17 - armatura czepna ze złączką do węża
- 18 - miska ustępowa ceramiczna dla niepełnosprawnych
- 19 - ścianka międzyustępowa
- 20 - uchwyty stałe dla niepełnosprawnych 60cm
- 21 - uchwyty uchylne dla niepełnosprawnych 60cm
- 22 - miska ustępowa ceramiczna
- 23 - umywalka ceramiczna 50cm +bateria sztorowa mieszaczowa

WYKAZ WYPOSAŻENIA DLA ZAPLECZA I POMIESZCZENIA

- 24 - miska ustępowa ceramiczna ze spłuczką
- 25 - szafka na środki czystości zamknięta na klucz
- 26 - brodzik 80/90 cm
- 27 - woda na mycie
- 28 - wózek kelnerski

- LEGENDA:
- ściany istniejące
 - ściany nośne projektowane
 - ściany działowe projektowane
 - proj. ogrzewanie stropianem gr. 16cm
 - proj. podjazd dla osób niepełnosprawnych lub podest zewnętrzny
 - proj. chodniki z asfaltowej płyty betonowej
 - wypust podgłowy
 - wiat wentylacji mechanicznej i grawitacyjnej w pomieszczeniach
 - wejście do budynku

przycisk wyłącznika p.poż.

Tytuł: ROZBUDOWA, NADBUDOWA I MODERNIZACJA BUDYNKU BYŁEGO GMINNEGO OŚRODKA KULTURY	
Stadium: PROJEKT BUDOWLANY	
Inwestor: GMINA WAPIELSK Wapielsk 20B 87-337 Wapielsk	
Obiet: BUDYNEK BYŁEGO GMINNEGO OŚRODKA KULTURY obręb: Wapielsk, gm. Wapielsk, dz. nr 17/1	
Jednostka Projektująca : BIURO PROJEKTOWE Rafał Strawiak Krolewiny 112 13-330 Krolewiny tel. 606 514 317	
BRANŻA: ELEKTRYCZNA	
Projektant: mgr inż. Krzysztof Krzemieniewski	Podpis:
opr. nr: NM/010/PWZ/RK do projektowania i kierowania robotami bud. bez ograniczeń w specjalności instalacyjnej w zakresie sieci, instalacji i urządzeń elektrycznych i elektroenergetycznych	
Sprawdzający: mgr inż. Edmund Gierszewski	Podpis:
opr. nr: 01/222/70 do projektowania i kierowania robotami bud. bez ograniczeń w specjalności instalacyjnej w zakresie sieci, instalacji i urządzeń elektrycznych i elektroenergetycznych	
Nazwa projektu: Instalacja elektryczna - parter	
Skala: 1:50	Data (dd.mm.rrrr): 06.2018
Numer rys.: E-1	Wersja: -