

CZĘŚĆ
ISTNIEJĄCA

CZĘŚĆ
NOWOPROJEKTOWANA

RZUT PIĘTRA
SKALA 1:50

LEGENDA


- ⌚ - gniazda 2 x 16A +N+ PE 230V
⌚ - wyłącznik seryjny
⌚ - wyłącznik schodowy
⌚ - wyłącznik pojedynczy
⌚ - oprawa 4x18 IP 20 raster
⌚ - oprawa 2x18 IP 20 raster
⌚ - gniazdo głośnikowe
⌚ - oprawy oświetlenia ewakuacyjnego
⌚¹ 1x3W Led
⌚² 1x1W Led
⌚³ 3x1W Led - zewnętrzna

Uwagi :

1. Wszystkie elementy metalowe w pom. mokrych podłączyć do przewodu wyrównawczego ochronnego w szczególności wanny, brodziki, baterie, pompy, kotły itp.
2. Instalację elektryczną wykonać jako podtynkową
3. Dla napięć 230V (gniazda wtykowe) stosować przewody miedziane typu YDYp3x2,5mm²
4. Dla napięć 230V (obwody oświetleniowe) stosować przewody miedziane typu YDYp3x1,5mm² i YDYp4x1,5mm²
5. Dla zasilania obwodów 400V stosować przewody miedziane typu YDYz5x2,5mm² i YDYz5x4mm²
6. Instalację nagłośnienia wykonać przewodami miedzianymi typu TLYp 2x1,5mm²

LEGENDA:

- ⌚ - ściany istniejące
⌚ - ściany nośne projektowane
⌚ - ściany działowe projektowane
⌚ - proj. ocieplenie styropianem gr. 16cm
⌚ - proj. podjazd dla osób niepełnosprawnych
⌚ - wpust podłogowy
⌚ - wlot wentylacji mechanicznej i grawitacyjnej w pomieszczeniach
⌚ - wejście do budynku

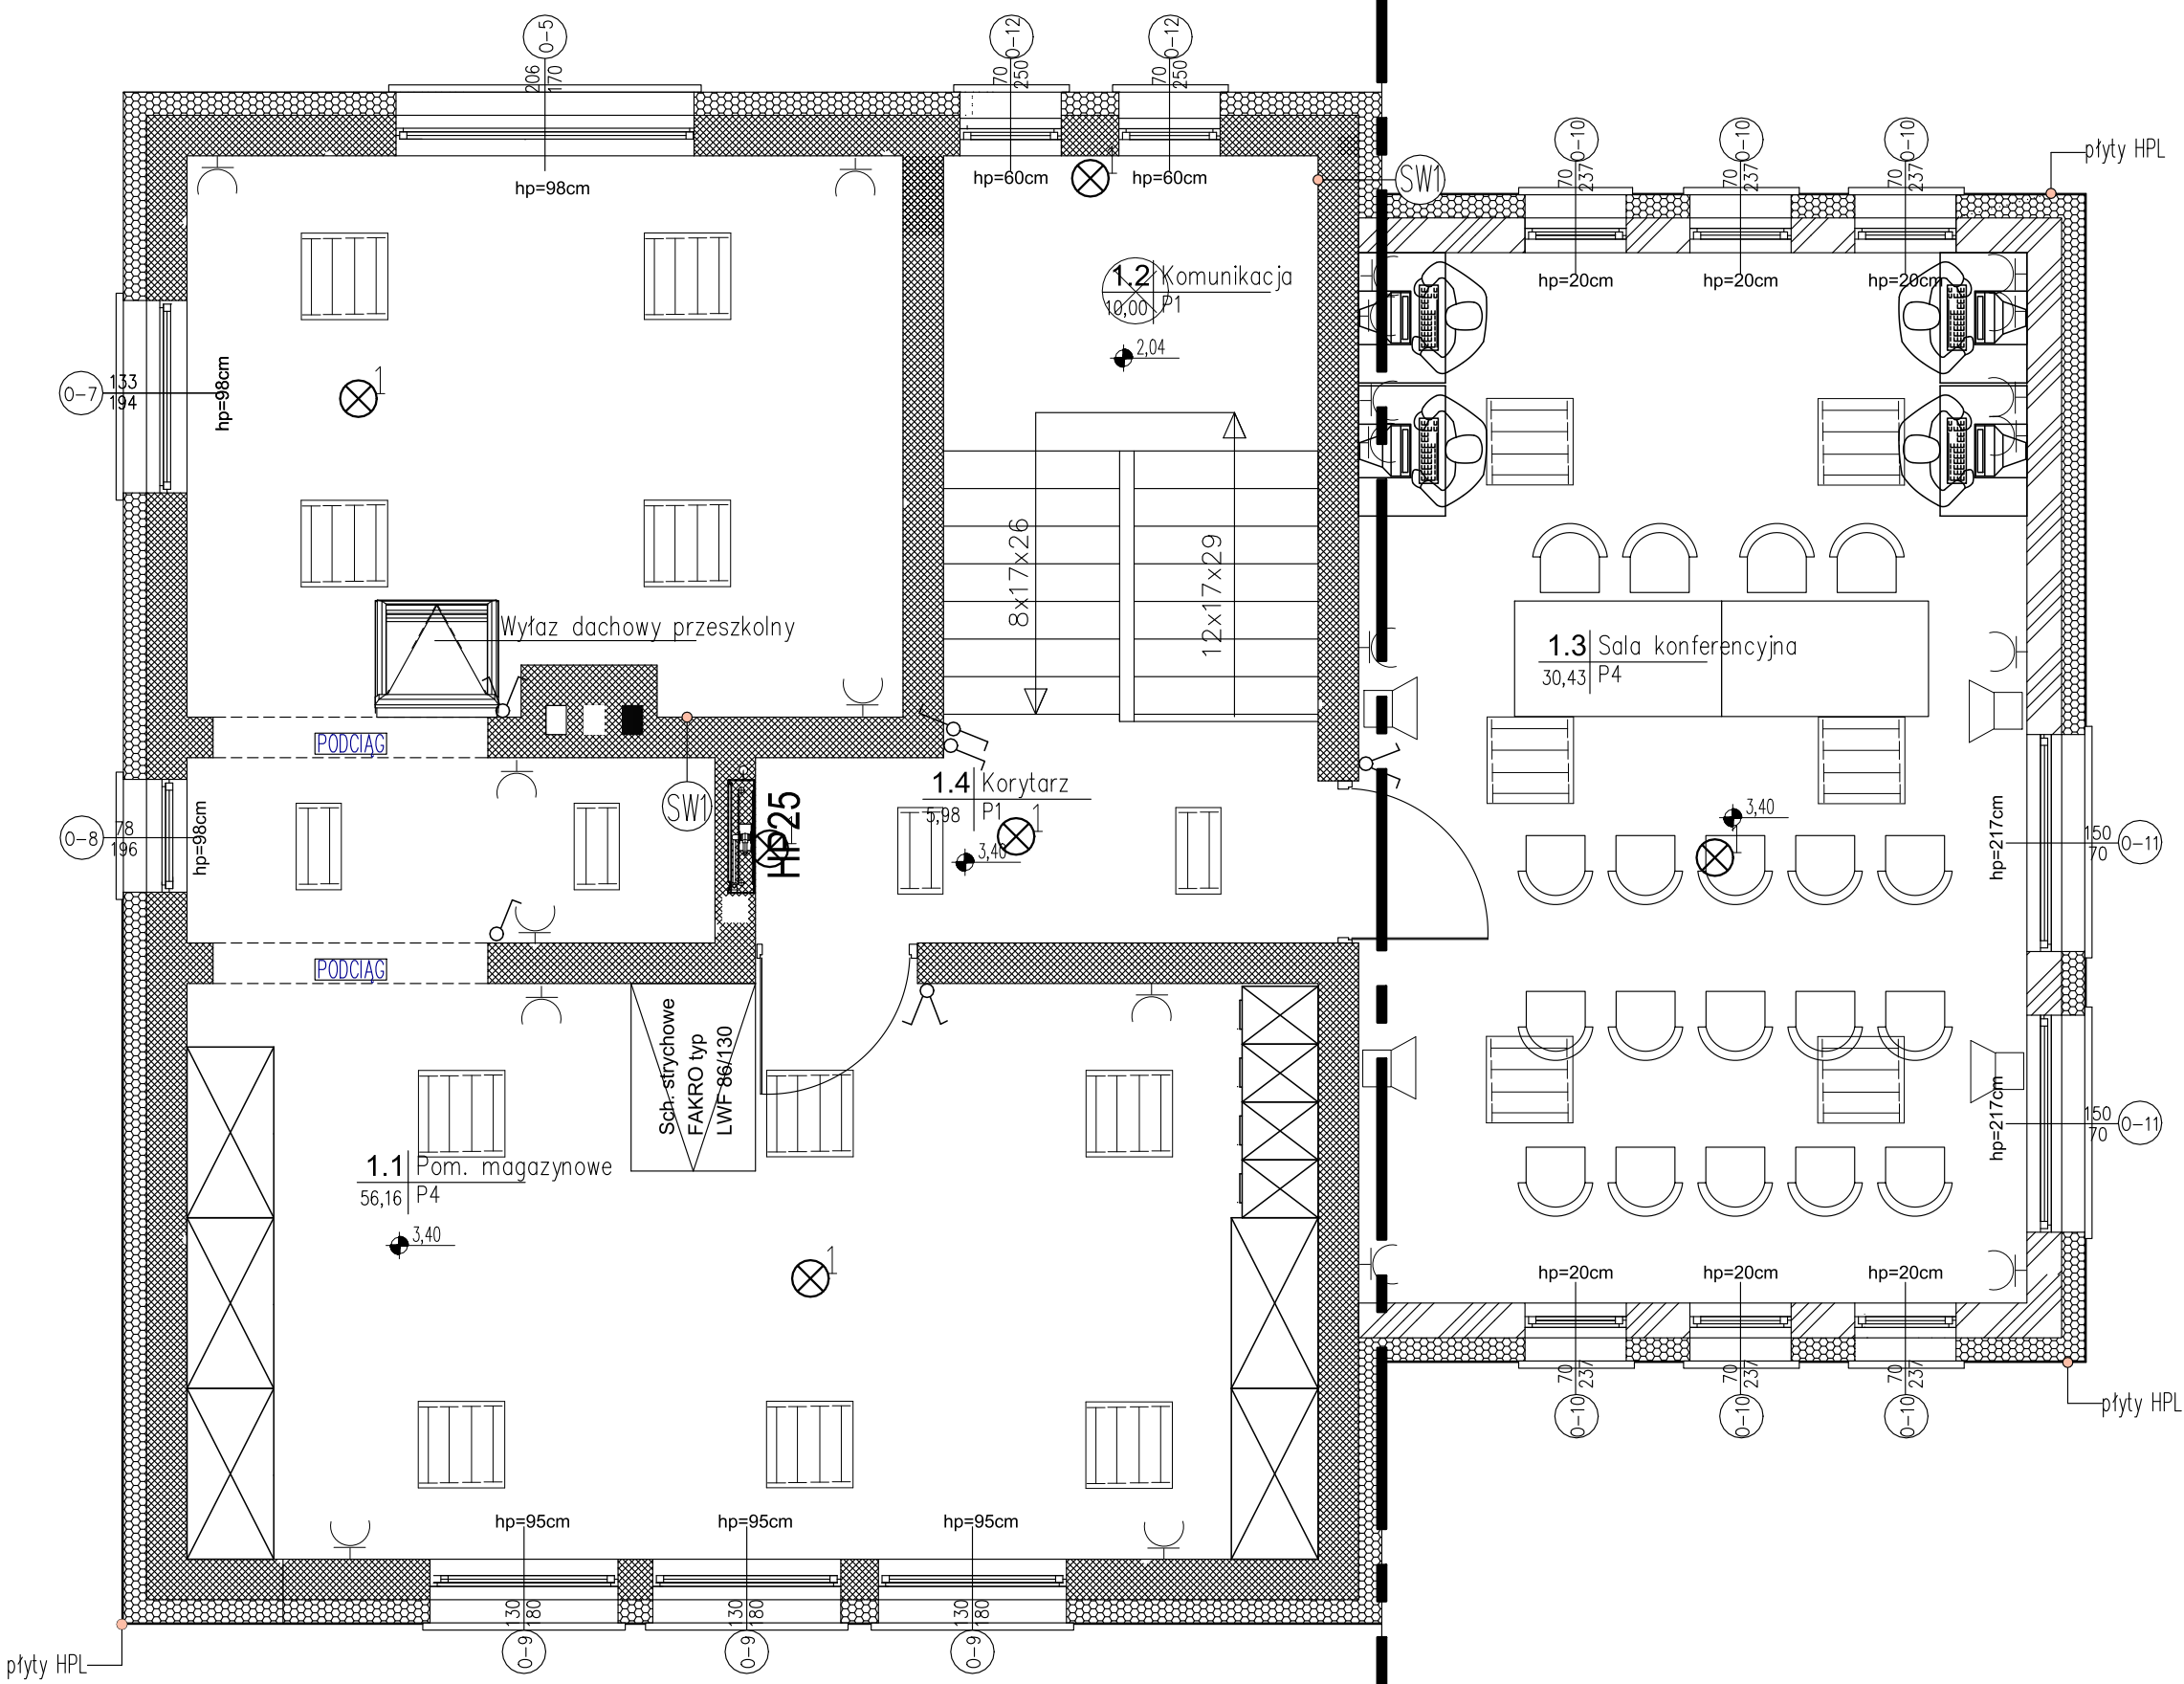

CZĘŚĆ
ISTNIEJĄCA

CZĘŚĆ
NOWOPROJEKTOWANA

Tytuł: ROZBUDOWA, NADBUDOWA I MODERNIZACJA BUDYNKU BYŁEGO GMINNEGO OŚRODKA KULTURY			
Stadium: PROJEKT BUDOWLANY			
Inwestor: GMINA WĄPIELSK Wąpielsk 20B 87-337 Wąpielsk			
Obiekt: BUDYNEK BYŁEGO GMINNEGO OŚRODKA KULTURY obręb: Wąpielsk, gm. Wąpielsk, dz. nr 17/1			
Jednostka Projektująca : BIURO PROJEKTOWE Rafał Stramski Krotoszyn 112 13-330 Krotoszyn tel. 606 314 317			
BRANŻA: ELEKTRYCZNA			
Projektant: mgr inż. Krzysztof Krzemieniewski upr. nr: WAN/0110/PWCE/16 do projektowania i kierowania robotami bud. bez ograniczeń w specjalności instalacyjnej w zakresie: sieci, instalacji i urządzeń elektrycznych i elektroenergetycznych			Podpis
Sprawdzający: mgr inż. Edmund Gierszewski upr. nr: OL/222/70 do projektowania i kierowania robotami bud. bez ograniczeń w specjalności instalacyjnej w zakresie: sieci, instalacji i urządzeń elektrycznych i elektroenergetycznych			Podpis
Nazwa rysunku: Instalacja elektryczna –piętro			
Skala: 1:50	Data (dd.mm.rrrr): 06.2018	Numer rys.: E-2	Wersja: -