
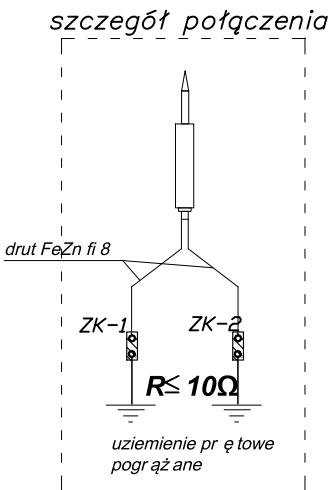



RZUT DACHU
SKALA 1:100

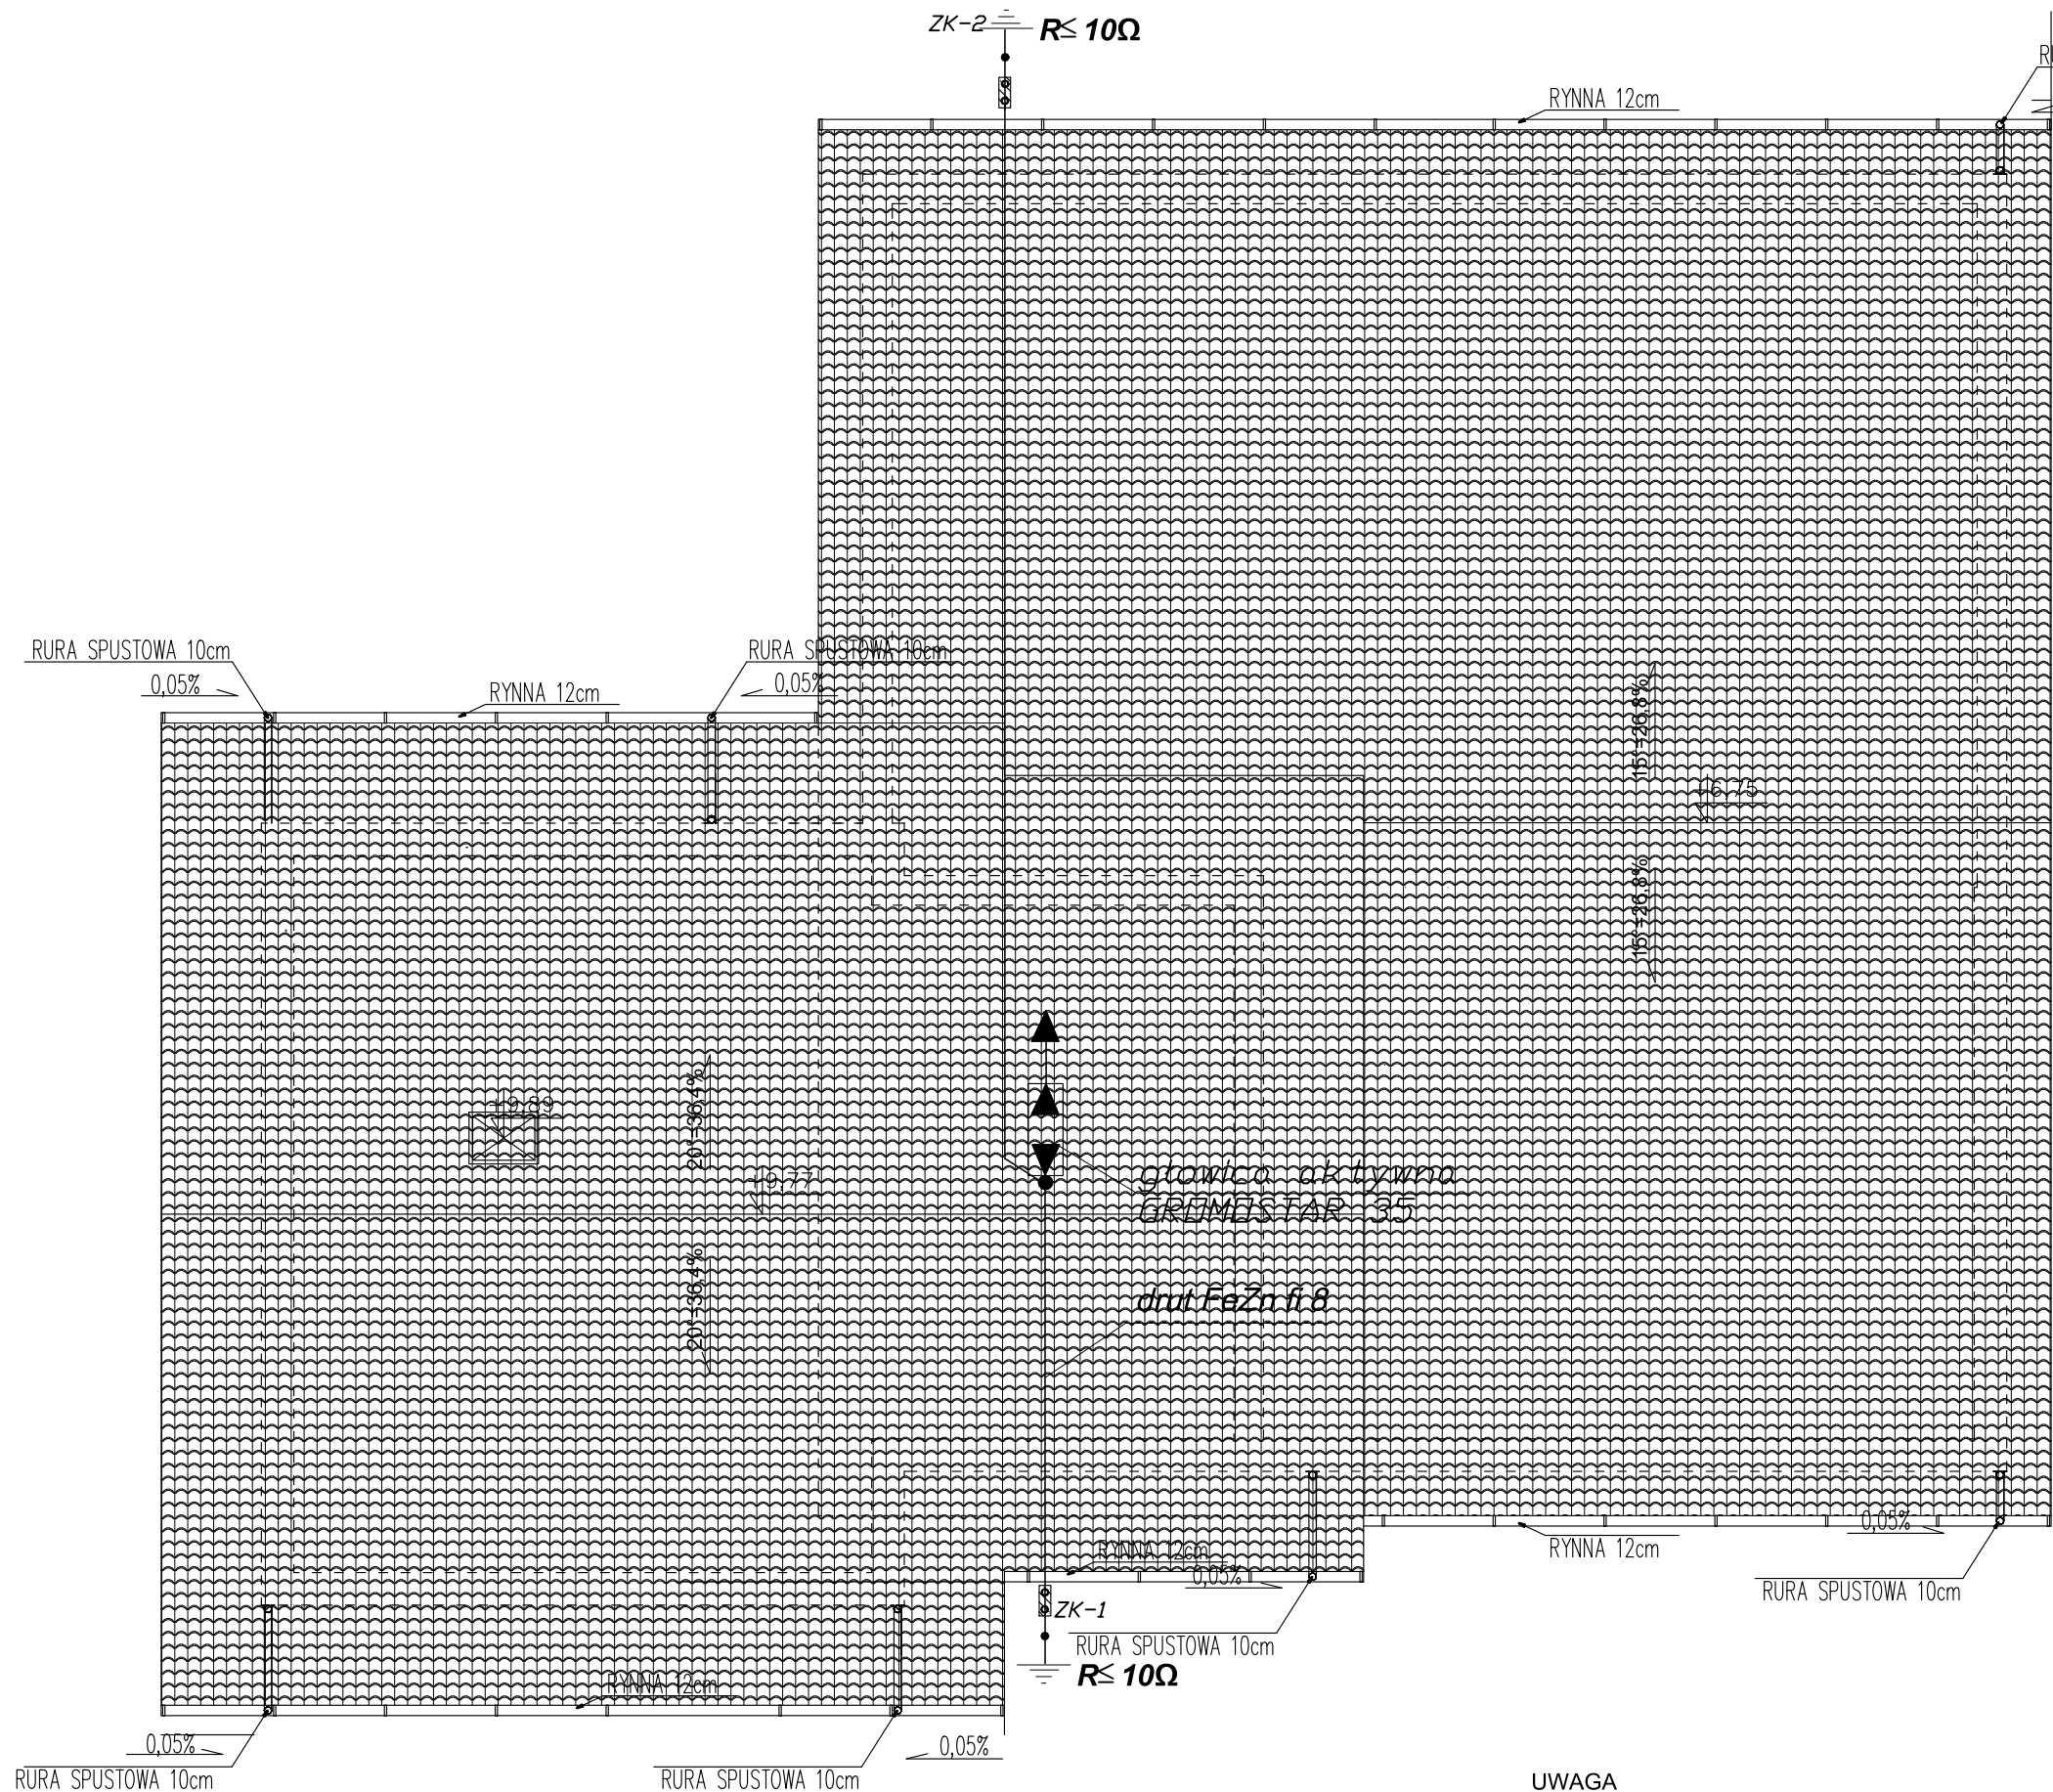

maszt nad kalenicą na wys. ok. 2,0m

Projektowana blachodachówka
Powierzchnia dachu 441,1 m²

Tytuł: ROZBUDOWA, NADBUDOWA I MODERNIZACJA BUDYNKU BYŁEGO GMINNEGO OŚRODKA KULTURY			
Stadium: PROJEKT BUDOWLANY			
Inwestor: GMINA WĄPIELSK Wąpielsk 20B 87-337 Wąpielsk			
Obiekt: BUDYNEK BYŁEGO GMINNEGO OŚRODKA KULTURY obręb: Wąpielsk, dz. nr 17/1			
Jednostka Projektująca :			
BIURO PROJEKTOWE Rafał Stramski Krotoszyn 112 13-330 Krotoszyn tel. 606 314 317			
BRANŻA: ELEKTRYCZNA			
Projektant: mgr inż. Krzysztof Krzemieniewski upr. nr: WAM/0110/PWOE/16 do projektowania i kierowania robotami bud. bez ograniczeń w specjalności instalacyjnej w zakresie: sieci, instalacji i urządzeń elektrycznych i elektroenergetycznych			Podpis
Sprawdzający: mgr inż. Edmund Gierszewski upr. nr: OL/222/70 do projektowania i kierowania robotami bud. bez ograniczeń w specjalności instalacyjnej w zakresie: sieci, instalacji i urządzeń elektrycznych i elektroenergetycznych			Podpis
Nazwa rysunku:			
Schemat instalacji odgromowej			
Skala:	Data (dd.mm.rrrr):	Numer rys.:	Wersja:
1:100	06.2018	E-3	-

UWAGA

Instalację odgromową wykonać na uchwytych podpórkowych
zgodnie z katalogiem
ELKO-BIS Systemy Odgromowe
katalog GROMOSTAR